


progetto

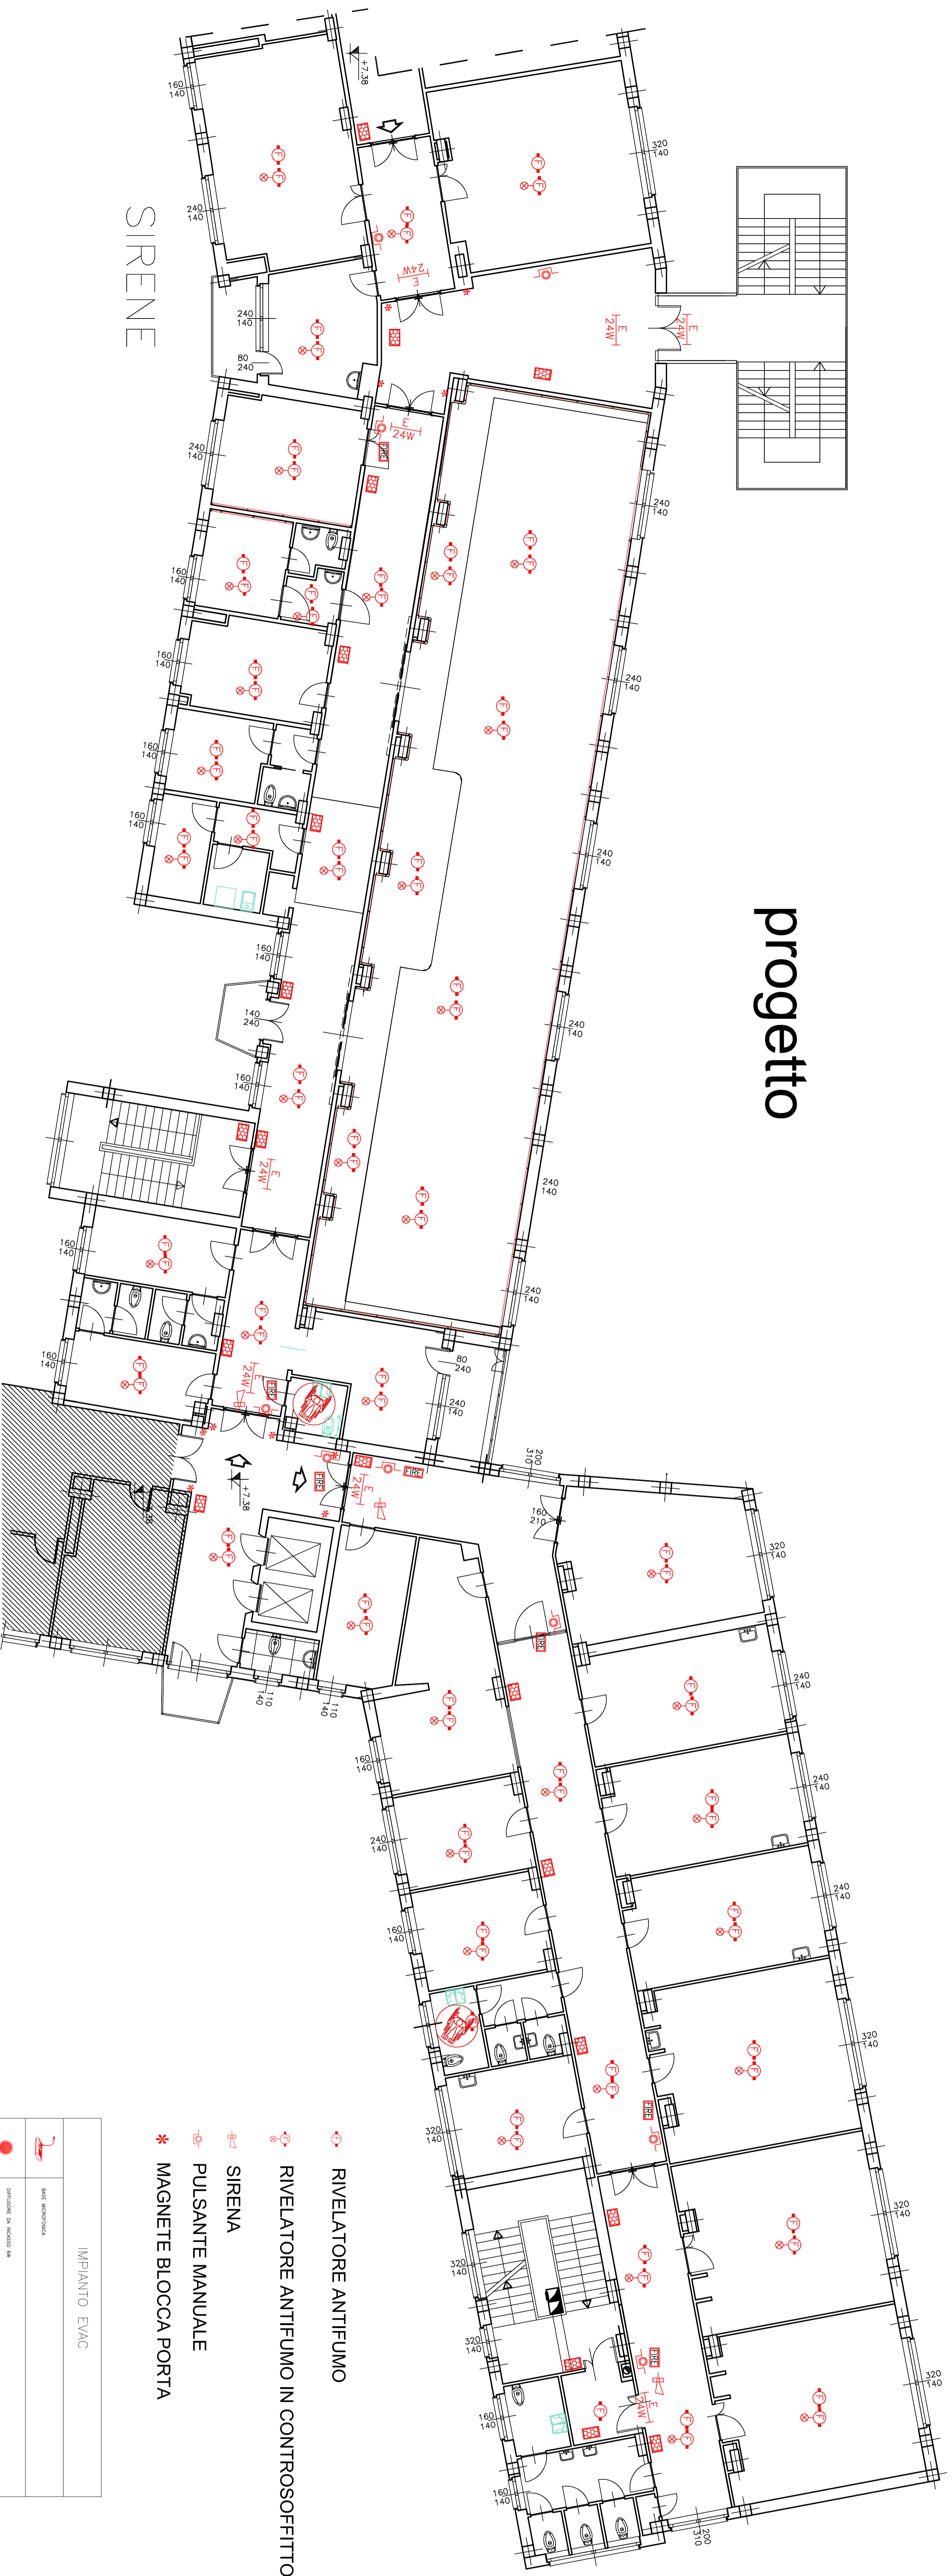

	IMPIANTO EVAC
	SIRENE IN MARCHIA
	SIRENE IN MARCHIA
	RIVELATORE ANTIFUMO
	RIVELATORE ANTIFUMO IN CONTROSOFFITTO
	MANE

Progetto esecutivo

ELABORATO GRAFICO
PIANO PRIMO - PROGETTO IMPIANTO RIVELAZIONE FUMI

PROGETTISTA
Ing. Giordano Andreello
Via Mandello Vita 17, 28060 Casaleggio Novara (No)

SCALA
1:100

DATA
novembre 2016


TAVOLAN°
20

PROGETTO
LAVORI DI ADEGUAMENTO, RISTRUTTURAZIONE E RIQUALIFICAZIONE DEL REPARTO DIALISI DEL P.O. S. ANDREA DI VERCELLI



stato di fatto

Servizio prevenzione e protezione

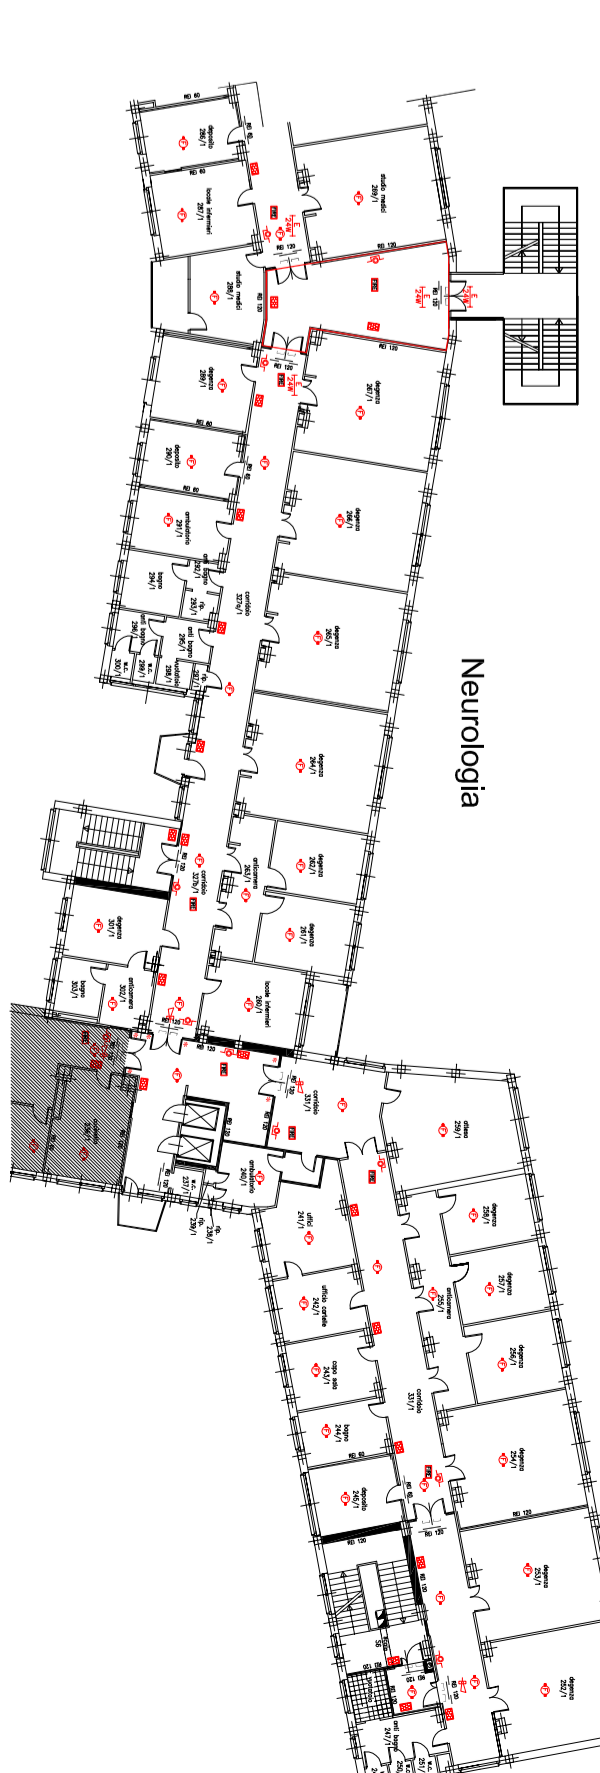

REGIONE PIEMONTE
A.S.L. VC
Azienda Sanitaria Locale di Vercelli
C.so Abbiate, 21 - 13100 Vercelli

OSPEDALE SANT'ANDREA di Vercelli

Progetto esecutivo

ELABORATO GRAFICO
PIANO PRIMO - PROGETTO ANTINCENDIO

PROGETTISTA
Ing. Giordano Andreello
Via Mandello Vita 17, 28060 Casaleggio Novara (No)

SCALA
1:100

DATA
novembre 2016

TAVOLAN°
19

PROGETTO
LAVORI DI ADEGUAMENTO, RISTRUTTURAZIONE E RIQUALIFICAZIONE DEL REPARTO DIALISI DEL P.O. S. ANDREA DI VERCELLI



REGIONE PIEMONTE
A.S.L. VC
Azienda Sanitaria Locale di Vercelli
C.so Abbiate, 21 - 13100 Vercelli

OSPEDALE SANT'ANDREA di Vercelli

Progetto esecutivo

ELABORATO GRAFICO
PIANO PRIMO - PROGETTO ANTINCENDIO

PROGETTISTA
Ing. Giordano Andreello
Via Mandello Vita 17, 28060 Casaleggio Novara (No)

SCALA
1:100

DATA
novembre 2016

TAVOLAN°
19